


PREFEITURA MUNICIPAL DE QUIXERÊ

PESQUISA DE PREÇO Nº 202206280001 | IP: 187.19.165.194

ITEM	FORNECEDORES	CNPJ/CPF	ENDEREÇO	TELEFONE	CONTRATANTE	Nº LICITAÇÃO / DATA	SRP	MODALIDADE	VALOR (R\$)
6	SHPP BRASIL INSTITUICAO DE PAGAMENTO E SERVIÇOS DE PAGAMENTOS LTDA - mallshopee.com.br BZW COMPANHIA DIGITAL - www.americanas.com.br ELETRINFOCIA INFORMATICA E ELETRONICOS ENEJ - www.eletrinfocia.com.br SHPP BRASIL INSTITUICAO DE PAGAMENTO E SERVIÇOS DE PAGAMENTOS LTDA - mallshopee.com.br	38.372.267/0001-82 00.776.574/0006-60 16.605.464/0001-61 38.372.267/0001-82	AV BRIGADEIRO FARIA LIMA, 3732 R SACADURA CABRAL, 102, SAUDE, Rio de Janeiro / RJ, 20.081-902 R VINTE E SEIS DE AGOSTO - 1406 - 79.005-030 - CAMPO GRANDE - MS AV BRIGADEIRO FARIA LIMA, 3732	1126261679 (21) 4003-4848 6740627202	- - -	28/06/2022 às 09:54 28/06/2022 às 09:45 28/06/2022 às 09:40	NÃO NÃO NÃO	Não se aplica Não se aplica Não se aplica	5,57 9,50 4,50
7	CINOA COMERCIO ELETRONICO SA. - www.casasbahia.com.br CEEL CENTRAL ELETRICA LTDA - www.feljoacentraletrica.com.br BZW COMPANHIA DIGITAL - www.americanas.com.br CEEL CENTRAL ELETRICA LTDA - www.feljoacentraletrica.com.br ELETRORASTRO - www.eletrorastro.com.br	07.170.938/0001-07 22.334.296/0004-62 00.776.574/0006-60	R JOAO PESSOA, 83, CENTRO, São Caetano do Sul / SP, 09.520-010 AV FRANCISCO GAETANI, 773 R SACADURA CABRAL, 102, SAUDE, Rio de Janeiro / RJ, 20.081-902	(11) 4003-3383 3832147272 (21) 4003-4848	- - -	28/06/2022 às 09:59 28/06/2022 às 09:58 28/06/2022 às 10:05	NÃO NÃO NÃO	Não se aplica Não se aplica Não se aplica	3,78 4,05 5,40
8	SHPP BRASIL INSTITUICAO DE PAGAMENTO E SERVIÇOS DE PAGAMENTOS LTDA - mallshopee.com.br ELETROTRAFO PRODUTOS ELETRICOS LTDA - www.eletrotrafo.com.br	85.014.793/0001-50 38.372.267/0001-82	Rua Joinville, 2562 - São Pedro São José dos Pinhais PR AV BRIGADEIRO FARIA LIMA, 3732	4131478900 1126261679	- -	28/06/2022 às 10:02 28/06/2022 às 10:08	NÃO NÃO	Não se aplica Não se aplica	4,22 4,66
9	SHPP BRASIL INSTITUICAO DE PAGAMENTO E SERVIÇOS DE PAGAMENTOS LTDA - mallshopee.com.br ELETROTRAFO PRODUTOS ELETRICOS LTDA - www.eletrotrafo.com.br	80.224.785/0001-15 00.502.754/0001-40	AV DR FRANCISCO LACERDA JUNIOR, 1551 -	4335205000 -	- -	28/06/2022 às 10:08 28/06/2022 às 10:07	NÃO NÃO	Não se aplica Não se aplica	3,24 3,59
10	BZW COMPANHIA DIGITAL - www.americanas.com.br TEKY INTERMEDIACAO DE NEGOCIOS EM SUPRIMENTOS EMPRESARIAIS LTDA - www.felty.com.br	00.776.574/0006-60 22.193.309/0001-88	R SACADURA CABRAL, 102, SAUDE, Rio de Janeiro / RJ, 20.081-902 RUA ARARUAMA, 538	(21) 4003-4848 5133300400	- -	28/06/2022 às 10:17 28/06/2022 às 10:11	NÃO NÃO	Não se aplica Não se aplica	7,70 6,00
11	ELETRONOR - DISTRIBUIDORA DE MATERIAIS ELETRICOS LTDA - loja.eletronor.com.br CINOA COMERCIO ELETRONICO SA. - www.cinoa.com.br PEDRAO PVC MATERIAIS PARA CONSTRUCAO LTDA - www.pedraopvc.com.br JOEFARES COMERCIO DE PARAFUSOS LTDA - www.jofepar.com.br	05.047.273/0002-96 07.170.938/0001-07 60.344.348/0001-28 07.957.854/0001-00	R GASTON LUIS BENETTI, 651 R JOAO PESSOA, 83, CENTRO, São Caetano do Sul / SP, 09.520-010 R MARTINICO PRADO, 897 R ADUTORIA DE RIO CLARO, 307	5432203800 (11) 4003-3383 1634343535 1127171566	- - - -	28/06/2022 às 10:19 28/06/2022 às 10:19 28/06/2022 às 10:18 28/06/2022 às 10:18	NÃO NÃO NÃO NÃO	Não se aplica Não se aplica Não se aplica Não se aplica	1,46 0,65 0,30



José Rogério de Araújo Lima
Engenheiro Civil / Especialista em Eletromecânica
CREA CE 359296

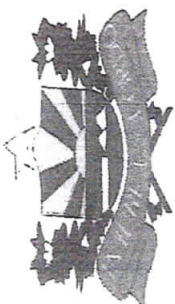


PREFEITURA MUNICIPAL DE QUIXERÉ

PESQUISA DE PREÇO Nº 202206280001 | IP: 187.19.185.184

ITEM	FORNECEDORES	CNPJ/CPF	ENDEREÇO	TELEFONE	COMITRATANTE	Nº LICITAÇÃO / DATA	SRP	MODALIDADE	VALOR (R\$)
1.2	JOFEPAR COMERCIO DE PARAFUSOS LTDA - www.jofepar.com.br DIMENSIONAL CENTELHA SOLUCOES LTDA - www.dimensionalempresas.com.br LEROY MERLIN COMPANHIA BRASILEIRA DE BRICOLAGEM - www.leroymerlin.com.br CEL CENTRAL ELETRICA LTDA - www.lojacentraletrica.com.br MAGAZINE LUIZA S/A - www.magazineluiza.com.br	07.957.854/0001-00 06.913.480/0015-63 01.438.784/0048-60 22.334.296/0004-62 47.960.950/0449-27 06.913.480/0015-63	R ADUTORA DE RIO CLARO, 307 AV ARMANDO RAGONHA, 190 R PASCOAL PAIS, 525, VILA CORDEIRO, São Paulo / SP, 04.581-060 AV FRANCISCO GAETANI, 773 ROD DOS BANDEIRANTES - KM 68 E 760 METROS, S/N, BAIRRO DO RIO ABAIXO, Louveira / SP, 13.290-000 AV ARMANDO RAGONHA, 190	1127171566 11934467548 (11) 5670-8600 3832147272 (16) 3711-2146 / (16) 3711-5795 11934467548	- - - - - -	28/06/2022 às 10:22 28/06/2022 às 10:22 28/06/2022 às 10:21 28/06/2022 às 10:30 28/06/2022 às 10:30 28/06/2022 às 10:29	NÃO NÃO NÃO NÃO NÃO NÃO	Não se aplica Não se aplica Não se aplica Não se aplica Não se aplica Não se aplica	0,19 0,23 0,15 0,19 0,14 0,11
1.3	SIPAR FERRAMENTAS LTDA - www.paraufosfacil.com.br DIMENSIONAL CENTELHA SOLUCOES LTDA - www.dimensionalempresas.com.br SIPAR FERRAMENTAS LTDA - www.paraufosfacil.com.br DIMENSIONAL CENTELHA SOLUCOES LTDA - www.dimensional.com.br GURGELIMX MAQUINAS E FERRAMENTAS S.A. - www.lojademecanico.com.br MAGAZINE LUIZA S/A - www.magazineluiza.com.br	01.056.640/0001-86 06.913.480/0015-63 29.302.348/0001-15 47.960.950/0449-27 22.193.309/0001-88	RUA ERNESTO SCHUTZE, 70 AV ARMANDO RAGONHA, 190 AV ALAGOAS, 1193 ROD DOS BANDEIRANTES - KM 68 E 760 METROS, S/N, BAIRRO DO RIO ABAIXO, Louveira / SP, 13.290-000 RUA ARARUAMA, 538	4721075518 11934467548 11621030800 (16) 3711-2146 / (16) 3711-5795 5133300400	- - - - -	28/06/2022 às 12:46 28/06/2022 às 12:44 28/06/2022 às 10:35 28/06/2022 às 10:41 28/06/2022 às 10:41	NÃO NÃO NÃO NÃO NÃO	Não se aplica Não se aplica Não se aplica Não se aplica Não se aplica	0,57 0,61 0,56 0,16 0,14
1.5	TEKY INTERMEDIACAO DE NEGOCIOS EM SUPRIMENTOS EMPRESARIAIS LTDA - www.teky.com.br DIMENSIONAL CENTELHA SOLUCOES LTDA - www.dimensionalempresas.com.br MAGAZINE LUIZA S/A - www.magazineluiza.com.br SIPAR FERRAMENTAS LTDA - www.paraufosfacil.com.br	06.913.480/0015-63 47.960.950/0449-27 01.056.640/0001-86 38.372.267/0001-82	AV ARMANDO RAGONHA, 190 ROD DOS BANDEIRANTES - KM 68 E 760 METROS, S/N, BAIRRO DO RIO ABAIXO, Louveira / SP, 13.290-000 RUA ERNESTO SCHUTZE, 70 AV BRIGADEIRO FARIA LIMA, 3732	11934467548 (16) 3711-2146 / (16) 3711-5795 4721075518 1126261679	- - - -	28/06/2022 às 10:39 28/06/2022 às 10:45 28/06/2022 às 10:44 28/06/2022 às 10:43	NÃO NÃO NÃO NÃO	Não se aplica Não se aplica Não se aplica Não se aplica	0,10 17,46 17,78 22,20
1.6	SHP BRASIL INSTITUICAO DE PAGAMENTO E SERVICOS DE PAGAMENTOS LTDA - mail:sfupes.com.br MAGAZINE LUIZA S/A - www.magazineluiza.com.br	47.960.950/0449-27	ROD DOS BANDEIRANTES - KM 68 E 760 METROS, S/N, BAIRRO DO RIO ABAIXO, Louveira / SP, 13.290-000	(16) 3711-2146 / (16) 3711-5795	-	28/06/2022 às 10:49	NÃO	Não se aplica	0,25
1.7	JOFEPAR COMERCIO DE PARAFUSOS LTDA - www.jofepar.com.br WERWIMAR MATERIAIS DE CONSTRUCAO LTDA - www.werwimar.com.br	07.957.854/0001-00 29.843.174/0001-06	R ADUTORA DE RIO CLARO, 307 AV ROBERTO SILVEIRA, 3710, CONSELHEIRO PAULINO, Nova Friburgo / RJ, 28.625-270	1127171566 (22) 2524-9000	- -	28/06/2022 às 10:48 28/06/2022 às 10:47	NÃO NÃO	Não se aplica Não se aplica	0,42 0,36



José Roberto de Araújo Lima
Engenheiro Civil / Tecnólogo em Eletromecânica
CREA CE 359296

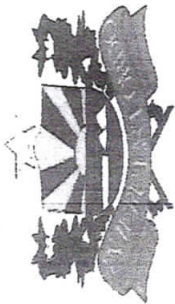

PREFEITURA MUNICIPAL DE QUIXERÊ


PESQUISA DE PREÇO Nº 202206280001 | IP: 187.19.165.184

FORNECEDORES	CNPJ/CPF	ENDEREÇO	TELEFONE	CONTRATANTE	Nº LICITAÇÃO / DATA	SRP	MODALIDADE	VALOR (R\$)
VERMAR MATERIAIS DE CONSTRUCAO LTDA - www.vermar.com.br	29.843.174/0001-06	AV ROBERTO SILVEIRA, 3710, CONSELHEIRO PAULINO, Nova Friburgo / RJ, 28.625-270	(22) 2524-9000	-	28/06/2022 às 10:51	NÃO	Não se aplica	0,49
TIA CASA FERRAGEM LTDA - tiacasaferragem.com.br	23.240.420/0001-40	R ANITA GARIBALDI, 888	5139073152	-	28/06/2022 às 10:50	NÃO	Não se aplica	0,40
JOFFEPAR COMERCIO DE PARAFUSOS LTDA - www.joffepar.com.br	07.957.854/0001-00	R ADUTORA DE RIO CLARO, 307	1127171566	-	28/06/2022 às 10:50	NÃO	Não se aplica	0,54

ITEM	QUANT.	UND	ESPECIFICAÇÕES DOS PRODUTOS/SERVIÇOS	VALOR UNITÁRIO (R\$)	VALOR TOTAL (R\$)	METODOLOGIA
1	134,00	Unidade	DUTO PERFURADO - ELETROCALHA CHAPA DE AÇO 50X100X3000MM	116,730	15.641,820	Média
2	15,00	Unidade	CURVA HORIZONTAL 90º PARA ELETROCALHA 50X100MM	20,473	307,095	Média
3	8,00	Unidade	TÊ HORIZONTAL PARA ELETROCALHA 50X100MM	45,947	367,576	Média
4	8,00	Unidade	TÊ VERTICAL DE DESCIDA PARA ELETROCALHA 50X100MM	48,873	390,984	Média
5	362,00	Unidade	MÃO FRANCESA REFORÇADA PARA ELETROCALHA 50X100MM	38,543	13.952,566	Média
6	61,00	Unidade	SUORTE BALANÇO VERTICAL PARA ELETROCALHA 50X100MM	6,523	397,903	Média
7	57,00	Unidade	SAÍDA DE ELETROCALHA PARA ELETRODUTO 3/4"	3,697	210,729	Média
8	1,00	Unidade	SAÍDA DE ELETROCALHA PARA ELETRODUTO 1"	4,466	4,466	Média
9	1,00	Unidade	SAÍDA DE ELETROCALHA PARA ELETRODUTO 1.1/4"	3,830	3,830	Média
10	232,00	Unidade	JUNÇÃO TELESCÓPIA PARA ELETROCALHA 50X100MM	6,193	1.312,916	Média
11	1905,00	Unidade	PARAFUSO CABEÇA LENTILHA 1/4" X 3/4"	0,803	1.529,715	Média
12	1905,00	Unidade	PORCA SEXTAVADA PARA PARAFUSO 1/4"	0,192	365,760	Média
13	1905,00	Unidade	ARRUELA LISA PARA PARAFUSO 1/4"	0,147	280,035	Média
14	760,00	Unidade	PARAFUSO 5/10	0,580	440,800	Média
15	760,00	Unidade	BUCHA NYLON 5/10	0,133	101,080	Média
16	61,00	Unidade	VERGALHÃO ROSCA TOTAL 3/8"	19,147	1.167,967	Média
17	384,00	Unidade	PORCA SEXTAVADA 3/8	0,343	131,712	Média
18	384,00	Unidade	ARRUELA LISA 3/8"	0,477	183,168	Média

José Rogério de Araújo Lima
Empenhado em nome do Município de Quixerê em Eletroneletrônica
CNPJ Nº 3592296



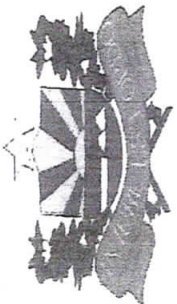

PREFEITURA MUNICIPAL DE QUIXERÉ
PESQUISA DE PREÇO Nº 202206280001 | IP: 187.19.165.194

VALOR TOTAL: R\$ 36,790,12

QUIXERÉ / CE, 28 DE JUNHO DE 2022

[Handwritten signature]

Jose Mario Ribeiro Matos
Responsável Pela Pesquisa De Preços


[Handwritten signature]
Eng.º Rogério de Araújo Lima
Engenheiro Civil / Especializado em Eletromecânica
CREA CE 359296



ATEND. ESP.	18,53 m ²	17,90 m	3,00 m
DIRETORIA	27,00 m ²	21,46 m	3,00 m
SALA DOS PROF.	28,86 m ²	22,40 m	3,10 m
SW PROF.	2,75 m ²	7,20 m	2,50 m
CANTINA	16,07 m ²	16,04 m	2,90 m
DESPENSA	6,53 m ²	11,16 m	2,90 m
DEPOSITO	36,19 m ²	45,14 m	2,80 m
DEPOSITO 2	5,75 m ²	13,80 m	3,00 m
SW MASCULINO	12,98 m ²	28,72 m	2,75 m
SW FEMININO	13,69 m ²	29,42 m	2,50 m
SALA 01	47,67 m ²	27,69 m	2,75 m
SALA 02	46,49 m ²	27,56 m	2,75 m
SALA 03	46,85 m ²	27,68 m	2,75 m
SALA 04	47,13 m ²	27,82 m	2,75 m
SALA 05	47,64 m ²	27,88 m	2,75 m
SALA 06	47,40 m ²	27,80 m	2,75 m
SALA 07	48,30 m ²	28,10 m	2,75 m



GOVERNO MUNICIPAL
SECRETARIA MUNICIPAL DE EDUCAÇÃO
ADM" SOMOS TODOS QUIXERÉ"

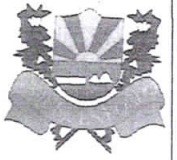

smequixer@gmail.com / www.quixer.ce.gov.br / (88) 2172-1091

PROJETO ARQUITETÔNICO
PROJETO AQUITETÔNICO DE REFORMA DA ESCOLA PÚBLICA MUNICIPAL DE QUIXERÉ - CE
RUA ZACARIAS FERREIRA, Nº1070, LAGOINHA - QUIXERÉ - CEARÁ

ÁREA DO TERRENO: _____	1662,40 m ²
ÁREA TOTAL DA CONSTRUÇÃO: _____	985,95 m ²
TAXA DE OCUPAÇÃO: _____	59,3%
TAXA DE PERMEABILIDADE: _____	40,7%
ÍNDICE DE APROVEITAMENTO: _____	0,593

ESCALA:
1 : 140

DATA:
30/09/2022

ART:
-

PRANCHA:
PLANTA LAYOUT

NÚMERO DA FOLHA:
01 / 07

DESENHO:
José Marcelo Fideles Silva

PROPRIETÁRIO:

 Prefeitura Municipal de Quixeré - CE
 07.807.191/0001-47

RESPONSÁVEL TÉCNICO:


 Gabriel Souza Bessa
 Engenheiro Civil
 RNP: 061513044-5
 C.R.F. 078715

 Gabriel Souza Bessa
 RNP: 061513044-5

6

Placa de acessibilidade

Escala: 1 : 10

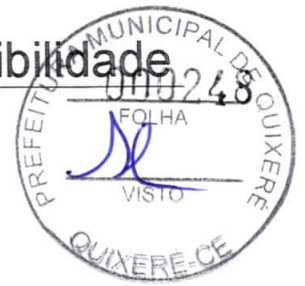

QUADRO DE ESQUADRIAS

QUANT.	LARG.	ALT.	ÁREA	JANELAS	QUANT.	LARG.	ALT.	ÁREA
18	1,00 m	2,10 m	2,10 m ²	J1	18	1,20 m	1,00 m	1,20 m ²
6	0,60 m	1,80 m	1,08 m ²	J2	10	1,50 m	1,00 m	1,50 m ²
2	0,80 m	2,10 m	1,68 m ²	J3	2	0,20 m	0,20 m	0,04 m ²
2	2,60 m	2,10 m	5,46 m ²	J4	4	0,60 m	0,40 m	0,24 m ²
1	5,65 m	2,50 m	14,13 m ²	J5	1	1,50 m	1,10 m	1,65 m ²
2	1,00 m	1,80 m	1,80 m ²					



GOVERNO MUNICIPAL
SECRETARIA MUNICIPAL DE EDUCAÇÃO
ADM" SOMOS TODOS QUIXERÉ"



smequixer@gmail.com / www.quixer.ce.gov.br / (88) 2172-1091

PROJETO ARQUITETÔNICO

PROJETO AQUITETÔNICO DE REFORMA DA ESCOLA PÚBLICA MUNICIPAL DE QUIXERÉ - CE
RUA ZACARIAS FERREIRA, Nº1070, LAGOINHA - QUIXERÉ - CEARÁ

ÁREA DO TERRENO: _____ 1662,40 m²
 ÁREA TOTAL DA CONSTRUÇÃO: _____ 985,95 m²
 TAXA DE OCUPAÇÃO: _____ 59,3%
 TAXA DE PERMEABILIDADE: _____ 40,7%
 ÍNDICE DE APROVEITAMENTO: _____ 0,593

ESCALA:
Como indicado

DATA:
30/09/2022

ART:
-

PRANCHA:
Esquadrias

NÚMERO DA FOLHA:
02 / 07

DESENHO:
José Macelo Fideles Silva


PROPRIETÁRIO:

Prefeitura Municipal de Quixeré - CE
07.807.191/0001-47

RESPONSÁVEL TÉCNICO:

Gabriel Souza Bessa
Engenheiro Civil
RNP: 061513044-5

Gabriel Souza Bessa
RNP: 061513044-5

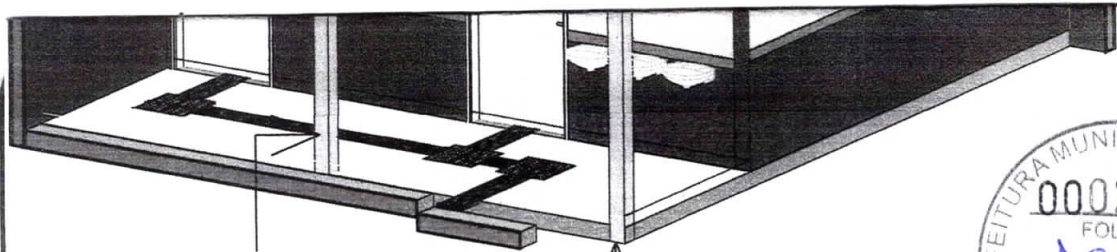

PILAR DO REFORÇO
ESTRUTURAL
35 X 26 cm

PILAR DO REFORÇO
ESTRUTURAL 35 X 28 cm



BANHEIROS FEM/MASC

Escala:

AL

FERRAGENS	
VERGALHÃO	QUANT. m
5.0	595,28 m
5/16"	344,00 m
3/8"	254,20 m



GOVERNO MUNICIPAL

SECRETARIA MUNICIPAL DE EDUCAÇÃO

ADM" SOMOS TODOS QUIXERÉ"




smequixere@gmail.com / www.quixere.ce.gov.br / (88) 2172-1091


PROJETO ARQUITETÔNICO
 PROJETO AQUITETÔNICO DE REFORMA DA ESCOLA PÚBLICA MUNICIPAL DE QUIXERÉ - CE
 RUA ZACARIAS FERREIRA, Nº1070, LAGOINHA - QUIXERÉ - CEARÁ

ÁREA DO TERRENO : _____ 1662,40 m ² ÁREA TOTAL DA CONSTRUÇÃO: _____ 985,95 m ² TAXA DE OCUPAÇÃO: _____ 59,3% TAXA DE PERMEABILIDADE: _____ 40,7% ÍNDICE DE APROVEITAMENTO: _____ 0,593	ESCALA: Como indicado DATA: 30/09/2022 ART: -
--	--


PRANCHA: Detalhamento do Pilar	NÚMERO DA FOLHA: 03 / 107
-----------------------------------	-------------------------------------

DESENHO:
 José Macelo Fideles Silva

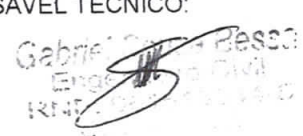
PROPRIETÁRIO: Prefeitura Municipal de Quixeré - CE 07.807.191/0001-47	RESPONSÁVEL TÉCNICO:  Gabriel Souza Bessa RNP: 061513044-5
---	--

 

CONTRAPISO

 

PISO INDUSTRIAL

 

PISO CERÂMICO



GOVERNO MUNICIPAL
SECRETARIA MUNICIPAL DE EDUCAÇÃO
ADM" SOMOS TODOS QUIXERÉ"



smequixere@gmail.com / www.quixere.ce.gov.br / (88) 2172-1091

PROJETO ARQUITETÔNICO

PROJETO AQUITETÔNICO DE REFORMA DA ESCOLA PÚBLICA MUNICIPAL DE QUIXERÉ - CE
RUA ZACARIAS FERREIRA, Nº1070, LAGOINHA - QUIXERÉ - CEARÁ

ÁREA DO TERRENO : _____	1662,40 m ²
ÁREA TOTAL DA CONSTRUÇÃO: _____	985,95 m ²
TAXA DE OCUPAÇÃO: _____	59,3%
TAXA DE PERMEABILIDADE: _____	40,7%
ÍNDICE DE APROVEITAMENTO: _____	0,593

ESCALA:
1 : 140

DATA:
30/09/2022

ART:
-

PRANCHA:
ÁGUAS PLUVIAIS/PISOS

NÚMERO DA FOLHA:

04 / 107

DESENHO:
José Macelo Fideles Silva

PROPRIETÁRIO:

RESPONSÁVEL TÉCNICO:

Gabriel Souza Bessa
En.
Rég.
2022

Prefeitura Municipal de Quixeré - CE
07.807.191/0001-47

Gabriel Souza Bessa
RNP: 061513044-5



PEÇAS BW	
SANITÁRIO	9
PIAS	7
PEÇAS INOX	9,2 m



GOVERNO MUNICIPAL
SECRETARIA MUNICIPAL DE EDUCAÇÃO
ADM" SOMOS TODOS QUIXERÉ"



smequixere@gmail.com / www.quixere.ce.gov.br / (88) 2172-1091

PROJETO ARQUITETÔNICO
PROJETO AQUITETÔNICO DE REFORMA DA ESCOLA PÚBLICA MUNICIPAL DE QUIXERÉ - CE
RUA ZACARIAS FERREIRA, Nº1070, LAGOINHA - QUIXERÉ - CEARÁ

ÁREA DO TERRENO: _____	1662,40 m ²	ESCALA:	1 : 50
ÁREA TOTAL DA CONSTRUÇÃO: _____	985,95 m ²	DATA:	30/09/2022
TAXA DE OCUPAÇÃO: _____	59,3%	ART:	-
TAXA DE PERMEABILIDADE: _____	40,7%		
ÍNDICE DE APROVEITAMENTO: _____	0,593		

PRANCHA:
BANHEIRO DETALHAMENTO

NÚMERO DA FOLHA:
05 / 07

DESENHO:
José Macelo Fideles Silva

PROPRIETÁRIO:

RESPONSÁVEL TÉCNICO:

Prefeitura Municipal de Quixeré - CE
07.807.191/0001-47

Gabriel Souza Bessa
RNP: 061513044-5



GOVERNO MUNICIPAL
SECRETARIA MUNICIPAL DE EDUCAÇÃO
ADM" SOMOS TODOS QUIXERÉ"



smequixeré@gmail.com / www.quixeré.ce.gov.br / (88) 2172-1091

PROJETO ARQUITETÔNICO
PROJETO AQUITETÔNICO DE REFORMA DA ESCOLA PÚBLICA MUNICIPAL DE QUIXERÉ - CE
RUA ZACARIAS FERREIRA, Nº1070, LAGOINHA - QUIXERÉ - CEARÁ

ÁREA DO TERRENO : _____ 1662,40 m²
ÁREA TOTAL DA CONSTRUÇÃO : _____ 985,95 m²
TAXA DE OCUPAÇÃO : _____ 59,3%
TAXA DE PERMEABILIDADE : _____ 40,7%
ÍNDICE DE APROVEITAMENTO : _____ 0,593

ESCALA:
1 : 100

DATA:
30/09/2022

ART:
-

PRANCHA:
PINTURA

NÚMERO DA FOLHA:
06 / 07

DESENHO:
José Macelo Fideles Silva

PROPRIETÁRIO:

Prefeitura Municipal de Quixeré - CE
07.807.191/0001-47

RESPONSÁVEL TÉCNICO:



Gabriel Souza Bessa
RNP: 061513044-5

BIBLIOTECA	43,49 m ²	26,66 m	3,00 m
ATEND. ESP.	18,53 m ²	17,90 m	3,00 m
DIRETORIA	27,00 m ²	21,40 m	3,00 m
SALA DOS PROF.	28,86 m ²	22,40 m	3,10 m
SW PROF.	2,75 m ²	7,20 m	2,50 m
CANTINA	16,07 m ²	16,04 m	2,90 m
DESPENSA	6,53 m ²	11,16 m	2,90 m
DEPOSITO	36,19 m ²	45,14 m	2,80 m
DEPOSITO 2	5,75 m ²	13,80 m	3,00 m
SW MASCULINO	12,98 m ²	28,72 m	2,75 m
SW FEMININO	13,69 m ²	29,42 m	2,50 m
SALA 01	47,67 m ²	27,69 m	2,75 m
SALA 02	46,49 m ²	27,56 m	2,75 m
SALA 03	46,85 m ²	27,68 m	2,75 m
SALA 04	47,13 m ²	27,82 m	2,75 m
SALA 05	47,64 m ²	27,88 m	2,75 m
SALA 06	47,40 m ²	27,80 m	2,75 m
SALA 07	48,30 m ²	28,10 m	2,75 m



GOVERNO MUNICIPAL
SECRETARIA MUNICIPAL DE EDUCAÇÃO
ADM" SOMOS TODOS QUIXERÉ"



smequixere@gmail.com / www.quixere.ce.gov.br / (88) 2172-1091

PROJETO ARQUITETÔNICO
PROJETO AQUITETÔNICO DE REFORMA DA ESCOLA PÚBLICA MUNICIPAL DE QUIXERÉ - CE
RUA ZACARIAS FERREIRA, Nº1070, LAGOINHA - QUIXERÉ - CEARÁ

ÁREA DO TERRENO : _____ 1662,40 m²
 ÁREA TOTAL DA CONSTRUÇÃO: _____ 985,95 m²
 TAXA DE OCUPAÇÃO: _____ 59,3%
 TAXA DE PERMEABILIDADE: _____ 40,7%
 ÍNDICE DE APROVEITAMENTO: _____ 0,593

ESCALA:
1 : 140

DATA:
30/09/2022

ART:
-

PRANCHA:
PLANTA DE PISO TÁTIL

NÚMERO DA FOLHA:
07 / 107

DESENHO:
José Macelo Fideles Silva

PROPRIETÁRIO:

RESPONSÁVEL TÉCNICO:

 Prefeitura Municipal de Quixeré - CE
 07.807.191/0001-47

 Gabriel Souza Bessa
 RNP: 061513044-5




LEGENDA

	Tomada de uso geral baixa, a 0.30m do piso acabado.
	Tomada de uso geral média, a 1.30m do piso acabado.
	Tomada de uso específico alta, a 2.00m do piso acabado.
	Interruptor de uma seção, a 1.30m do piso acabado.
	Interruptor de duas seções, a 1.30m do piso acabado.
	Interruptor de três seções, a 1.30m do piso acabado.
	Ponto de luz de led 30W 3000 lumens no teto.
	Ponto de luz de led 30W 3000 lumens, arandela de parede externo.
	Quadro de distribuição geral sobrepor, a 1.30m do piso acabado.
	Fios: Fase Neutro Retorno Terra Paralelo.
	Aterramento.

Notas :

- 1 - Eletrodutos pvc serão instalados nos corredores (áreas visíveis).
- 2 - Eletrodutos flexíveis tipo garganta serão instalados nos forros e paredes (áreas não visíveis).
- 3 - Eletrodutos pvc não cotados serão de 25mm (3/4").
- 4 - Eletrodutos flexíveis tipo garganta não cotados serão de 25mm (3/4").
- 5 - Condutores não cotados serão de 2.5mm².
- 6 - Tomadas não cotadas serão de 100W.
- 7 - Dúvidas tirar com o responsável técnico do projeto através (088) 98121 3939.

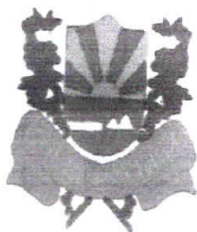

Secretaria de Educação

QUIXERÉ - ADM "SOMOS TODOS QUIXERÉ"

TÍTULO:

E.E.B. Menino Jesus de Praga

RESPONSÁVEL TÉCNICO:

José Rogério de Araújo Lima

CLIENTE:

Secretaria de Educação

ASSUNTO:

Planta Baixa - Locação

AREA:

1.007,82 m²

DATA:

04/06/2022

FOLHA:

01/09

ESCALA:

1:150

José Rogério de Araújo Lima
Engenheiro Civil / Especialista em Eletromecânica
CREA CE-359296



LEGENDA

	Tomada de uso geral baixa, a 0.30m do piso acabado.
	Tomada de uso geral média, a 1.30m do piso acabado.
	Tomada de uso específico alta, a 2.00m do piso acabado.
	Interruptor de uma seção, a 1.30m do piso acabado.
	Interruptor de duas seções, a 1.30m do piso acabado.
	Interruptor de três seções, a 1.30m do piso acabado.
	Ponto de luz de led 30W 3000 lumens no teto.
	Ponto de luz de led 30W 3000 lumens, arandela de parede externo.
	Quadro de distribuição geral sobrepor, a 1.30m do piso acabado.
	Fios: Fase Neutro Retorno Terra Paralelo.
	Aterramento.

Notas :

- 1 - Eletrodutos pvc serão instalados nos corredores (áreas visíveis).
- 2 - Eletrodutos flexíveis tipo garganta serão instalados nos forros e paredes (áreas não visíveis).
- 3 - Eletrodutos pvc não cotados serão de 25mm (3/4").
- 4 - Eletrodutos flexíveis tipo garganta não cotados serão de 25mm (3/4").
- 5 - Condutores não cotados serão de 2.5mm².
- 6 - Tomadas não cotadas serão de 100W.
- 7 - Dúvidas tirar com o responsável técnico do projeto através (088) 98121 3939.



Secretaria de Educação

QUIXERÉ - ADM "SOMOS TODOS QUIXERÉ"

TÍTULO: E.E.B. Menino Jesus de Praga

RESPONSÁVEL TÉCNICO: José Rogério de Araújo Lima

CLIENTE: Secretaria de Educação

ASSUNTO: Planta Baixa - Elétrica

ÁREA: 1.007,82 m²

DATA: 04/06/2022

FOLHA: 02/09

ESCALA: 1:150

José Rogério de Araújo Lima
Engenheiro Civil, Registro em Eletromecânica
CREA-CE 359296



LEGENDA

	Tomada de uso geral baixa, a 0.30m do piso acabado.
	Tomada de uso geral média, a 1.30m do piso acabado.
	Tomada de uso específico alta, a 2.00m do piso acabado.
	Interruptor de uma seção, a 1.30m do piso acabado.
	Interruptor de duas seções, a 1.30m do piso acabado.
	Interruptor de três seções, a 1.30m do piso acabado.
	Ponto de luz de led 30W 3000 lumens no teto.
	Ponto de luz de led 30W 3000 lumens, arandela de parede externo.
	Quadro de distribuição geral sobrepor, a 1.30m do piso acabado.
	Fios: Fase Neutro Retorno Terra Paralelo.
	Aterramento.

Notas :

- 1 - Eletrodutos pvc serão instalados nos corredores (áreas visíveis).
- 2 - Eletrodutos flexíveis tipo garganta serão instalados nos forros e paredes (áreas não visíveis).
- 3 - Eletrodutos pvc não cotados serão de 25mm (3/4").
- 4 - Eletrodutos flexíveis tipo garganta não cotados serão de 25mm (3/4").
- 5 - Condutores não cotados serão de 2.5mm².
- 6 - Tomadas não cotadas serão de 100W.
- 7 - Dúvidas tirar com o responsável técnico do projeto através (088) 98121 3939.



Secretaria de Educação

QUIXERÉ - ADM "SOMOS TODOS QUIXERÉ"

TÍTULO:	E.E.B. Menino Jesus de Praga				
RESPONSÁVEL TÉCNICO:	José Rogério de Araújo Lima				
CLIENTE:	Secretaria de Educação				
ASSUNTO:	Planta Baixa - Elétrica - Detalhes	FOLHA:	03/0		
ÁREA:	1.007,82 m ²	DATA:	04/06/2022	ESCALA:	1:50




LEGENDA

	Tomada de uso geral baixa, a 0.30m do piso acabado.
	Tomada de uso geral média, a 1.30m do piso acabado.
	Tomada de uso específico alta, a 2.00m do piso acabado.
	Interruptor de uma seção, a 1.30m do piso acabado.
	Interruptor de duas seções, a 1.30m do piso acabado.
	Interruptor de três seções, a 1.30m do piso acabado.
	Ponto de luz de led 30W 3000 lumens no teto.
	Ponto de luz de led 30W 3000 lumens, arandela de parede externo.
	Quadro de distribuição geral sobrepor, a 1.30m do piso acabado.
	Fios: Fase Neutro Retorno Terra Paralelo.
	Aterramento.

Notas :

- 1 - Eletrodutos pvc serão instalados nos corredores (áreas visíveis).
- 2 - Eletrodutos flexíveis tipo garganta serão instalados nos forros e paredes (áreas não visíveis).
- 3 - Eletrodutos pvc não cotados serão de 25mm (3/4").
- 4 - Eletrodutos flexíveis tipo garganta não cotados serão de 25mm (3/4").
- 5 - Condutores não cotados serão de 2.5mm².
- 6 - Tomadas não cotadas serão de 100W.
- 7 - Dúvidas tirar com o responsável técnico do projeto através (088) 98121 3939.

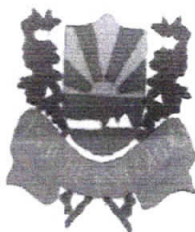

Secretaria de Educação

QUIXERÉ - ADM "SOMOS TODOS QUIXERÉ"

TÍTULO: E.E.B. Menino Jesus de Praga

RESPONSÁVEL TÉCNICO: José Rogério de Araújo Lima

CLIENTE: Secretaria de Educação

ASSUNTO: Planta Baixa - Elétrica - Detalhes

ÁREA: 1.007,82 m²

DATA: 04/06/2022

FOLHA: 04/09

ESCALA: 1:50

José Rogério de Araújo Lima
Engenheiro Civil / Especialista em Eletromecânica
CREA/CE 359296



LEGENDA

	Tomada de uso geral baixa, a 0.30m do piso acabado.
	Tomada de uso geral média, a 1.30m do piso acabado.
	Tomada de uso específico alta, a 2.00m do piso acabado.
	Interruptor de uma seção, a 1.30m do piso acabado.
	Interruptor de duas seções, a 1.30m do piso acabado.
	Interruptor de três seções, a 1.30m do piso acabado.
	Ponto de luz de led 30W 3000 lumens no teto.
	Ponto de luz de led 30W 3000 lumens, arandela de parede externo.
	Quadro de distribuição geral sobrepor, a 1.30m do piso acabado.
	Fios: Fase Neutro Retorno Terra Paralelo.
	Aterramento.

Notas :

- 1 - Eletrodutos pvc serão instalados nos corredores (áreas visíveis).
- 2 - Eletrodutos flexíveis tipo garganta serão instalados nos forros e paredes (áreas não visíveis).
- 3 - Eletrodutos pvc não cotados serão de 25mm (3/4").
- 4 - Eletrodutos flexíveis tipo garganta não cotados serão de 25mm (3/4").
- 5 - Condutores não cotados serão de 2.5mm².
- 6 - Tomadas não cotadas serão de 100W.
- 7 - Dúvidas tirar com o responsável técnico do projeto através (088) 98121 3939.



Secretaria de Educação

QUIXERÉ – ADM "SOMOS TODOS QUIXERÉ"

TÍTULO:	E.E.B. Menino Jesus de Praga	
RESPONSÁVEL TÉCNICO:	José Rogério de Araújo Lima	
CLIENTE:	Secretaria de Educação	
ASSUNTO:	Planta Baixa - Elétrica - Detalhes	FOLHA: 05/09
ÁREA:	1.007,82 m ²	DATA: 04/06/2022
		ESCALA: 1:50

José Rogério de Araújo Lima
Engenheiro(a) / Responsável em Eletromecânica
CREA CE 359296



LEGENDA

	Tomada de uso geral baixa, a 0.30m do piso acabado.
	Tomada de uso geral média, a 1.30m do piso acabado.
	Tomada de uso específico alta, a 2.00m do piso acabado.
	Interruptor de uma seção, a 1.30m do piso acabado.
	Interruptor de duas seções, a 1.30m do piso acabado.
	Interruptor de três seções, a 1.30m do piso acabado.
	Ponto de luz de led 30W 3000 lumens no teto.
	Ponto de luz de led 30W 3000 lumens, arandela de parede externo.
	Quadro de distribuição geral sobrepor, a 1.30m do piso acabado.
	Fios: Fase Neutro Retorno Terra Paralelo.
	Aterramento.

Notas :

- 1 - Eletrodutos pvc serão instalados nos corredores (áreas visíveis).
- 2 - Eletrodutos flexíveis tipo garganta serão instalados nos forros e paredes (áreas não visíveis).
- 3 - Eletrodutos pvc não cotados serão de 25mm (3/4").
- 4 - Eletrodutos flexíveis tipo garganta não cotados serão de 25mm (3/4").
- 5 - Condutores não cotados serão de 2.5mm².
- 6 - Tomadas não cotadas serão de 100W.
- 7 - Dúvidas tirar com o responsável técnico do projeto através (088) 98121 3939.



Secretaria de Educação

QUIXERÊ – ADM "SOMOS TODOS QUIXERÊ"

TÍTULO:	E.E.B. Menino Jesus de Praga
RESPONSÁVEL TÉCNICO:	José Rogério de Araújo Lima
CLIENTE:	Secretaria de Educação
ASSUNTO:	Planta Baixa - Elétrica - Detalhes
ÁREA:	1.007,82 m ²
DATA:	04/06/2022
FOLHA:	06/00
ESCALA:	1:50


José Rogério de Araújo Lima
Engenheiro Civil, Habilitado em Eletromecânica
CREM-CE 35829/6